


01

Planta Baixa Térreo - Posicionamento do Inversor e Medição

SEM ESCALA

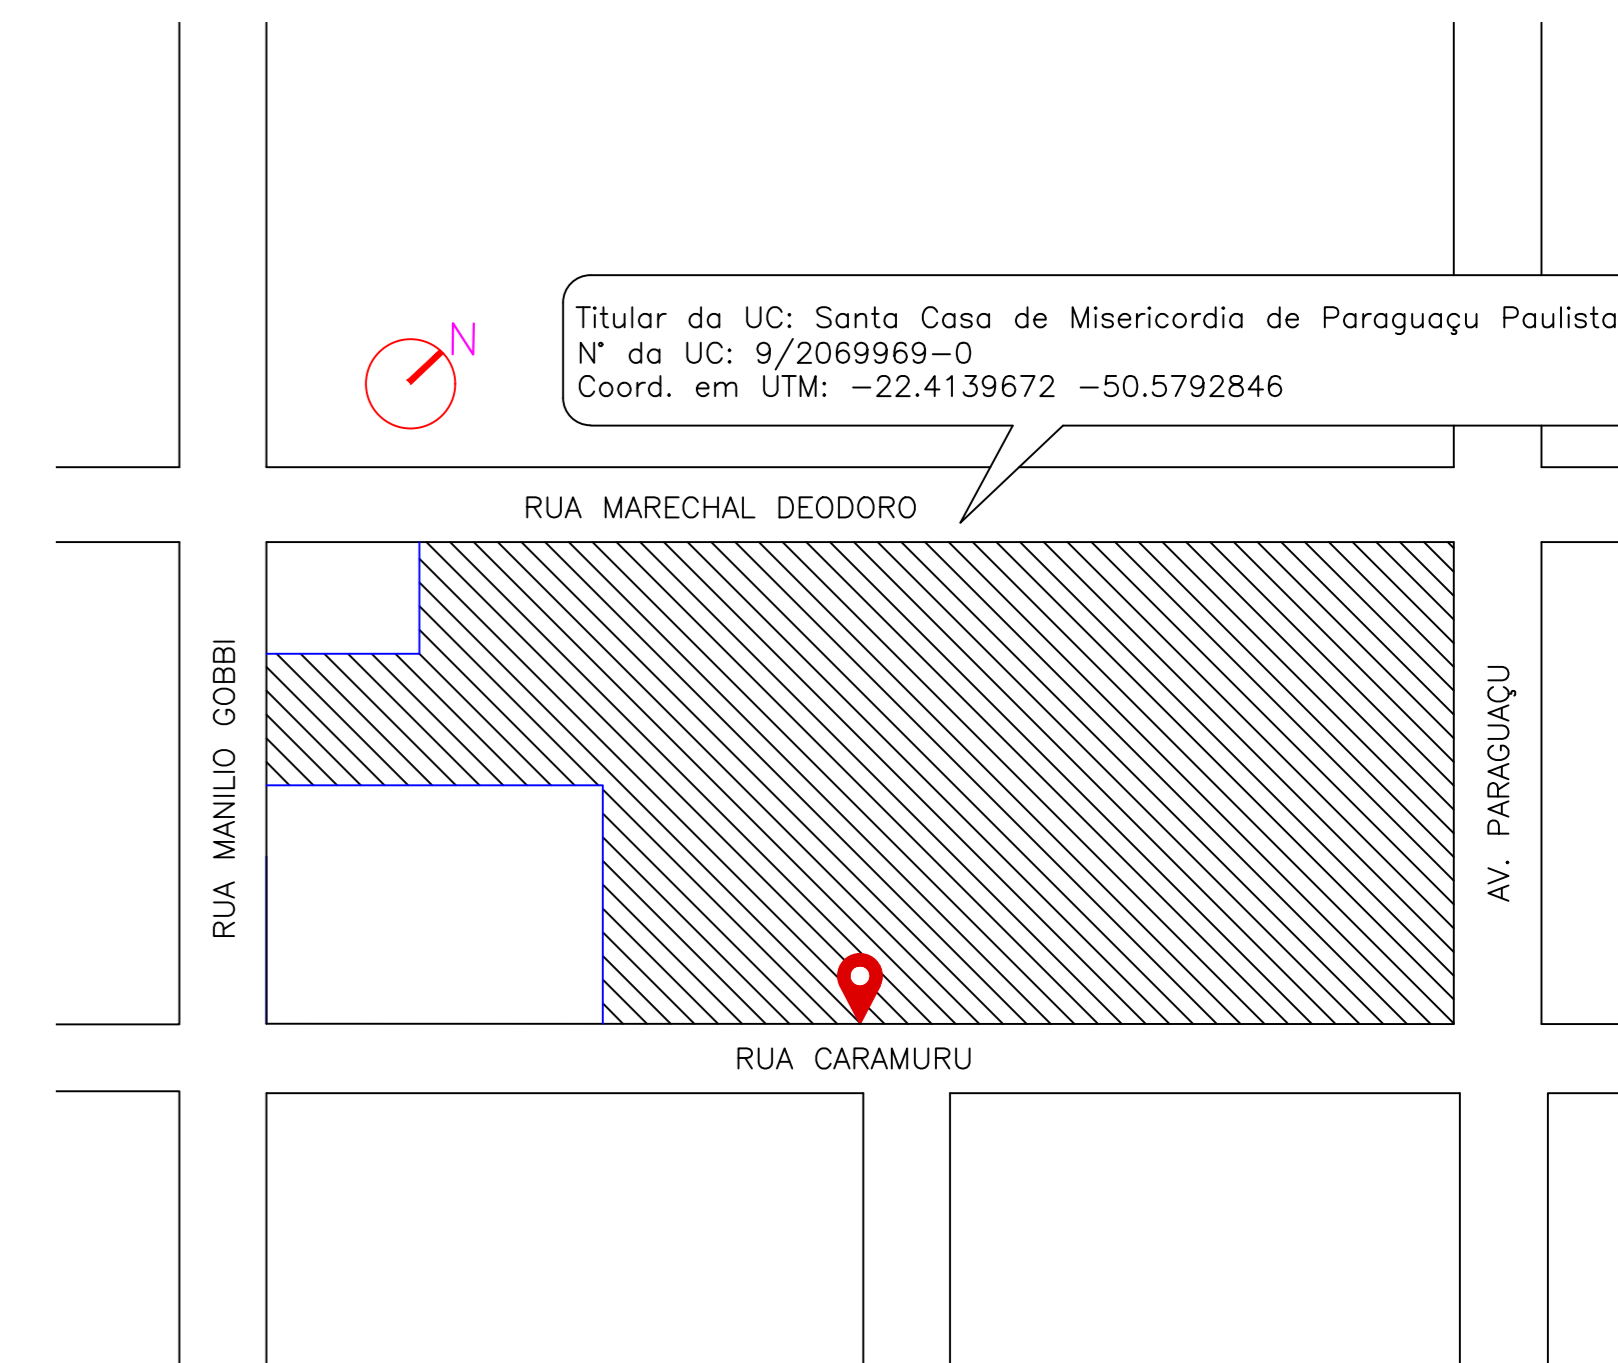

02 Croqui de Localização
SEM ESCALA

- NOTAS:**
- 1 - PROJETO EM CONFORMIDADE COM AS NORMAS DA CONCESSIONÁRIA;
 - 2 - O QUADRO DE BARRAMENTOS, QUE RECEBERÁ OS CIRCUITOS CA DOS INVERSORES ENCONTRA-SE INSTALADO NO ALÇAPÃO (CONF. PROJETO) COM LIVRE E FÁCIL ACESSO PARA VISTORIA E MANUTENÇÕES PERIÓDICAS;
 - 3 - OS BARRAMENTOS SERÃO CORRETAMENTE BALANÇADOS DE ACORDO COM O RECEBIMENTO/CONSUMO DE ENERGIA;
 - 4 - O ATERRAMENTO DAS MASSAS METÁLICAS SERÃO EQUIPOTENCIALIZADOS.



Fernando Guizim Rodrigues

14 Responsável Técnico: FERNANDO GUIZIM RODRIGUES
CREA 50634595/19

15 Proprietário: SANTA CASA DE MISERICÓRDIA DE PARAGUAÇU
PAULISTA
CNPJ: 53.638.648/0001-07

Identificação do Proprietário		Identificação do Prestador de Serviço		NF PROJETOS ENGENHARIA E CONSTRUÇÕES	
SANTA CASA DE MISERICÓRDIA DE PARAGUAÇU PAULISTA CNPJ: 53.638.648/0001-07		PROJETO DE MICRO GERAÇÃO DISTRIBUÍDA		(18) 98152-9711 (18) 98152-4455	
Nome do Projeto: HOSPITAL		2) Tipo: PROJETO DE MICRO GERAÇÃO DISTRIBUÍDA		3) Escala: 1:100	
Endereço: RUA CARAMURU		3) Descrição: GERAÇÃO FOTOVOLTÁICA (ENERGIA SOLAR)		4) Data: 20/09/2021	
Cidade: CENTRO		5) Número do Projeto: 50634595/19		6) Nome do Responsável Técnico: FERNANDO GUIZIM RODRIGUES	
Estado: PARAGUAÇU PAULISTA		7) Número de Registro do Profissional: 50634595/19		8) Nome do Profissional: FERNANDO GUIZIM RODRIGUES	
CEP: 19700-000		9) Data: 20/09/2021		10) Data: 05/05	
UF: SP		11) Data: 05/05		12) Data: 05/05	
13) Data: 05/05		14) Data: 05/05		15) Data: 05/05	